


Ertüchtigung und Erweiterung der Kläranlage Jettenbach – 990EW

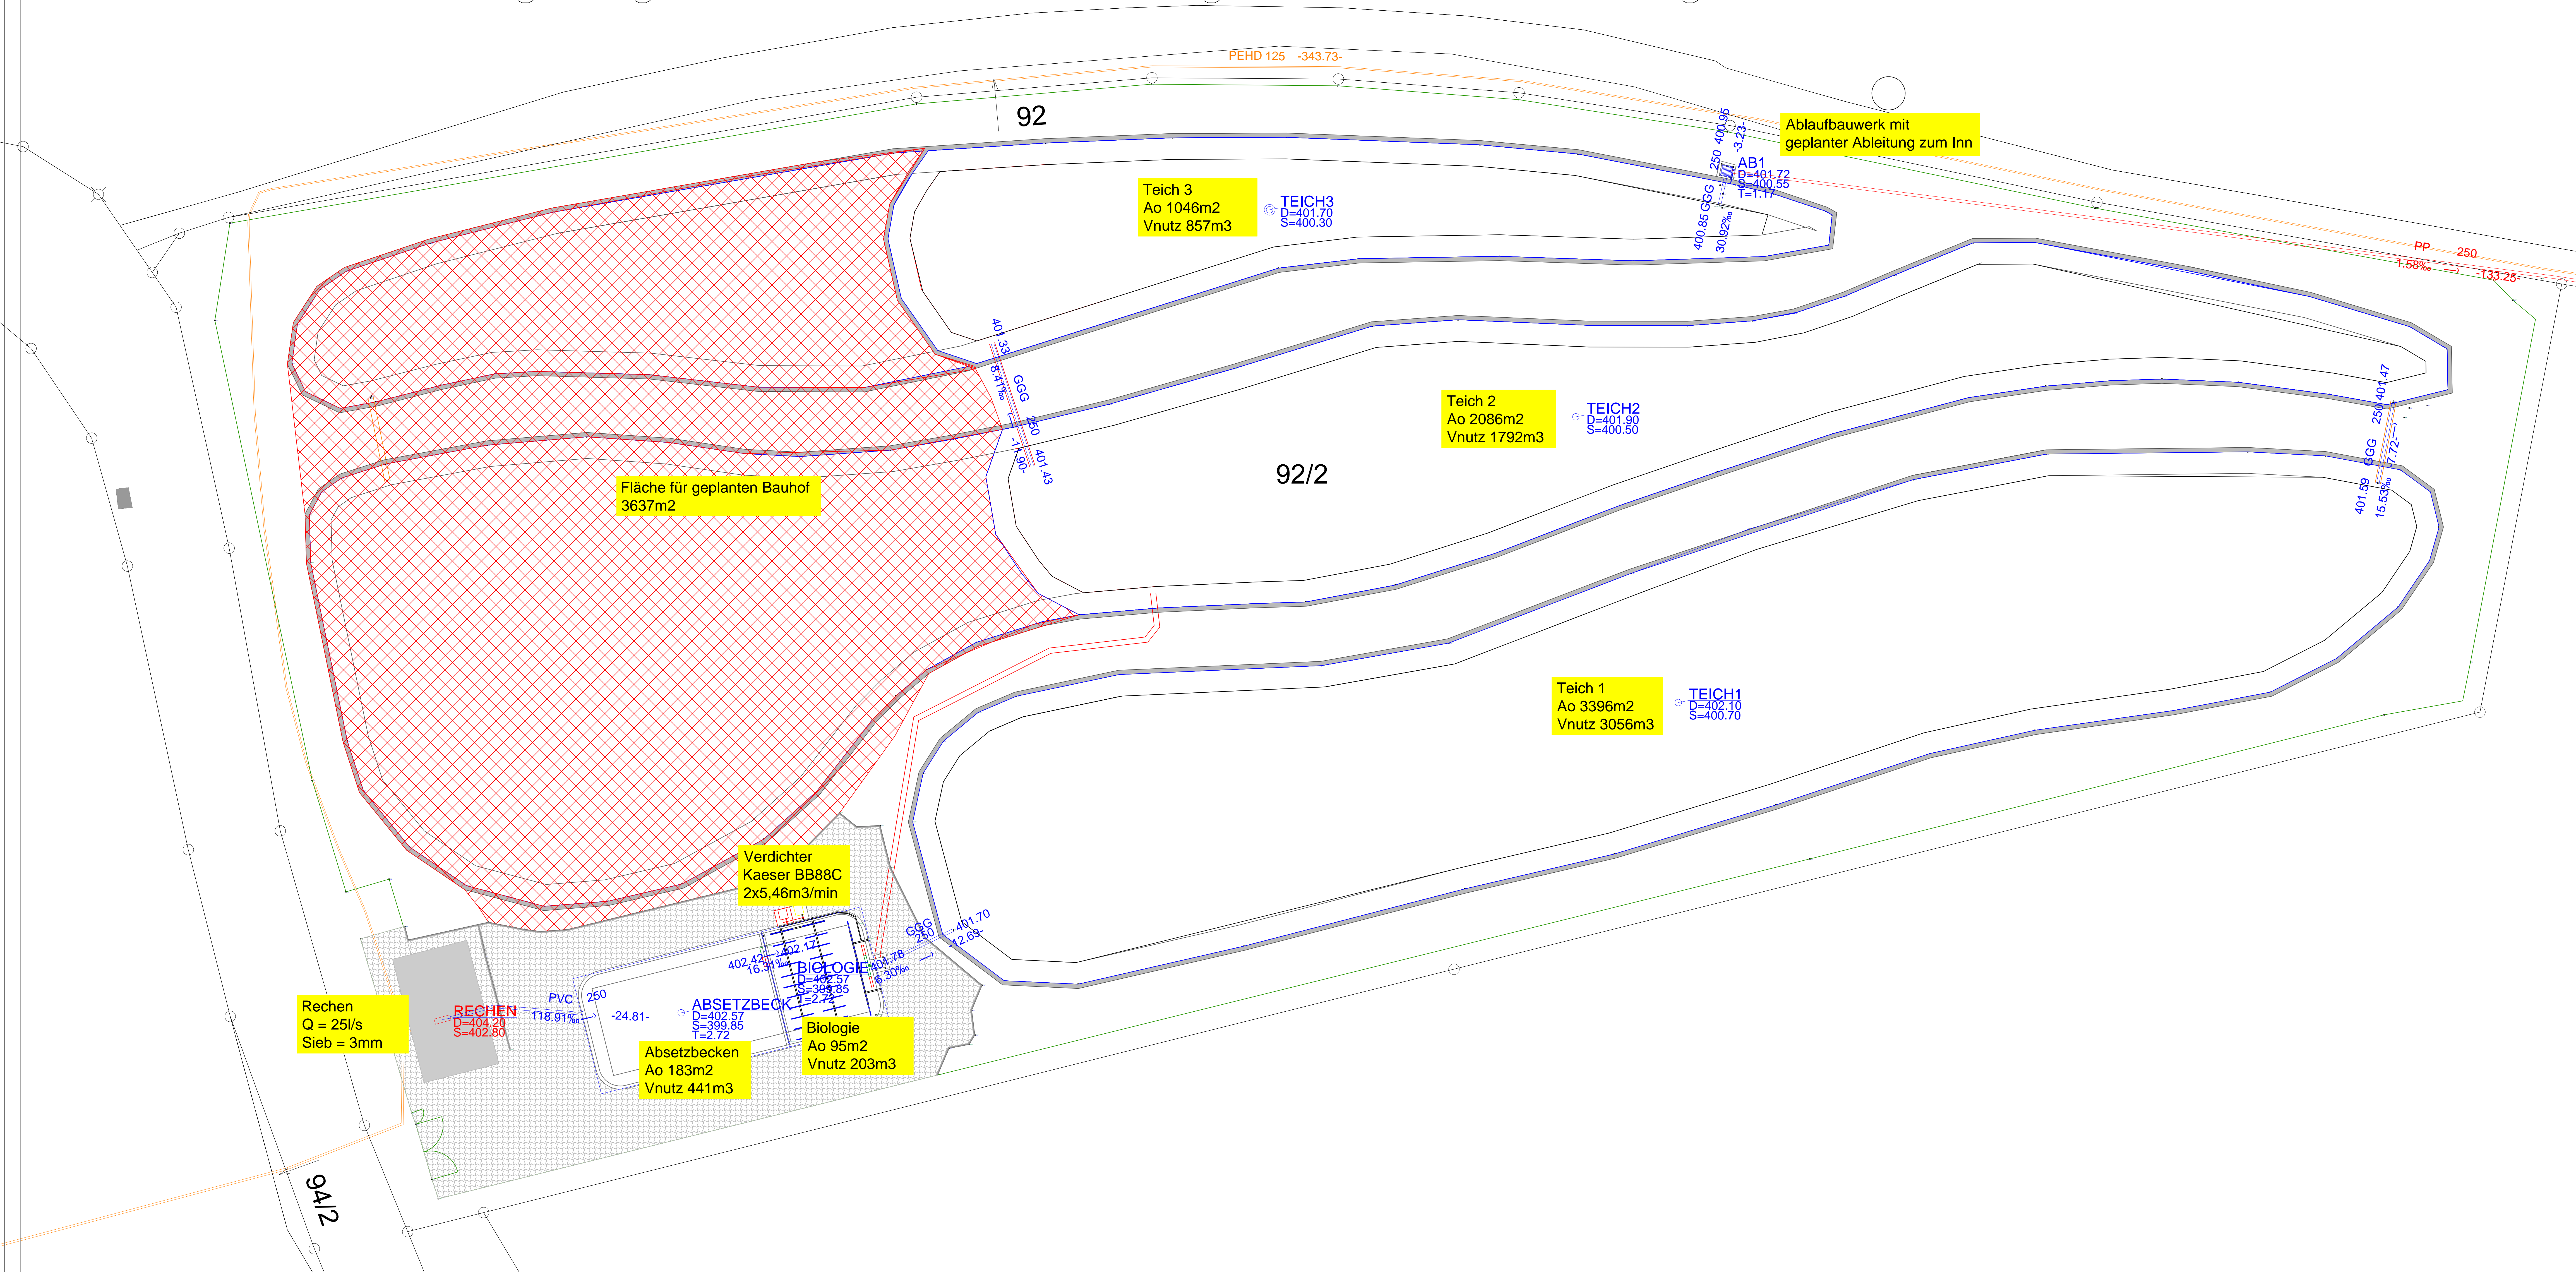

geplante Maßnahmen

INDEX	ÄNDERUNGEN	NAME	TAG	GEPR.

BAUVORHABEN :
Ertüchtigung und Erweiterung der Kläranlage Jettenbach

VORHABENSTRÄGER : Gemeinde Jettenbach Landkreis Mühldorf	ANLAGE : PLAN-NR.: KA	INDEX :
--	-----------------------------	---------

BAUTEIL UND PLANBEZEICHNUNG Kläranlage Lageplan	MASSSTAB 1:200	TAG	NAME	
	ENTW.	10.03.22	Eger	
	GEZ.	15.08.22	Eger	
		GEPR.	15.08.22	Eger

VORHABENSTRÄGER : Gemeinde Jettenbach Grünthaler Straße 14 84555 Jettenbach	ENTWURFSVERFASSER : Fa Eger GmbH 84367 Reut; Knogl 1 Tel.: 08572/606; Fax.: 08572/969836 email: info@abwasser-eger.de
--	---

UNTERSCHRIFT	UNTERSCHRIFT	DATUM
--------------	--------------	-------

SÄMTLICHE MASSE SIND AUF DER BAUSTELLE VON DER AUSFÜHRENDE BAUFIRMA ZU ÜBERPRÜFEN.